



平面図

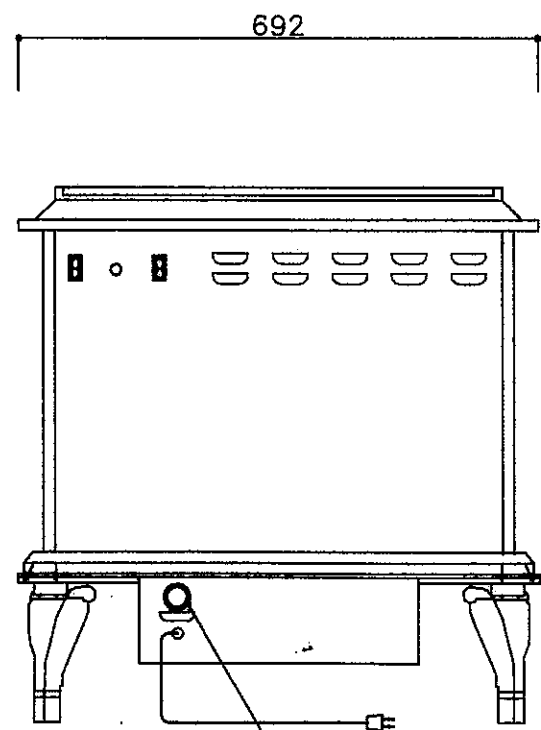


電源：
100Vコンセントへ
コード長：2.1m

過熱防止バイメタル復帰スイッチ

背面図

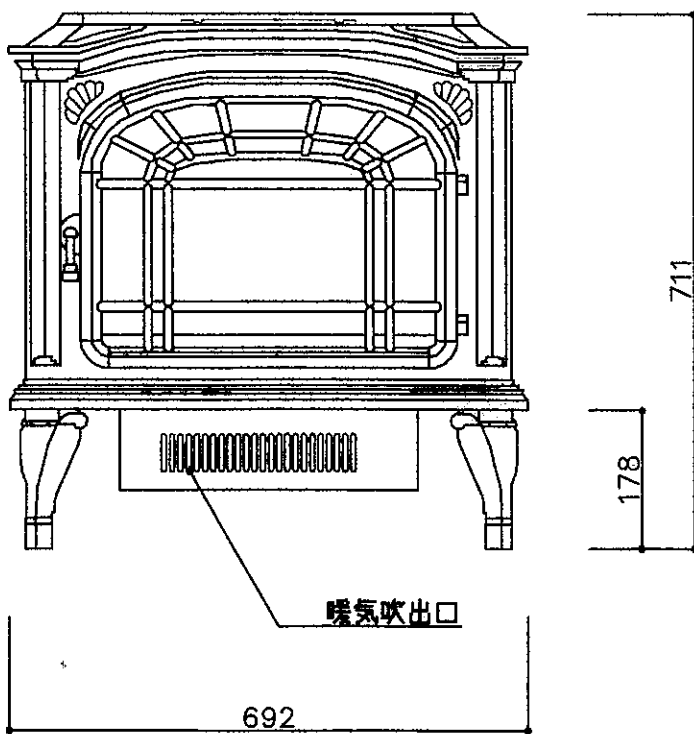

正面図

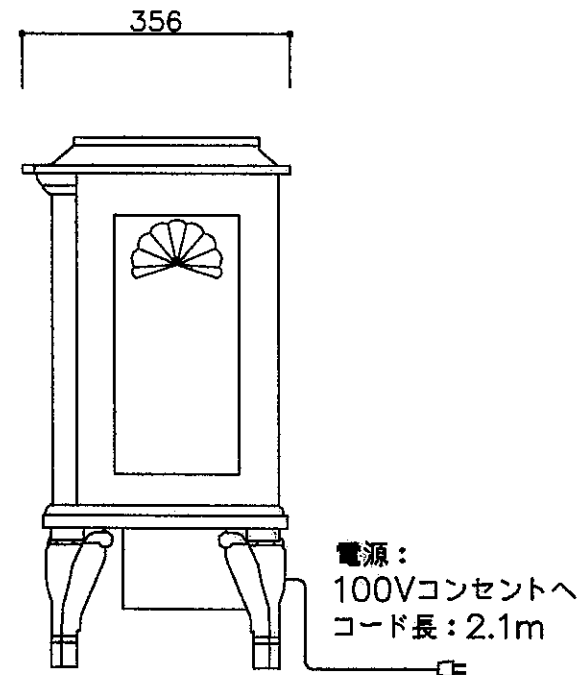

側面図

仕様	
型式	HEAT-N-GLO 電気ストーブ
使用電圧	100V
総消費電力	950W
周波数	50/60Hz

中山産業株式会社

一級建築士事務所：東京都知事登録第37515号
建築業：建築大臣許可(特B)第9731号

本体承認図

縮尺 1/10

01年11月26日

HEAT-N-GLO電気ストーブ



E-0594